

Godło mapy zasadniczej: S21.441.13  
Nr mapy numerycznej: S21.441.131  
Nr mapy ewidencyjnej: 2, 3, 4, 7

Woj.: Śląskie  
Powiat: będziński  
Gmina: Bobrowniki  
Dziedz.: Siemonia

## Wrys z mapy zasadniczej

Siemonia ul. 1-go Maja


Skala 1:1000

Wrys powstał z wektoryzacji mapy zasadniczej S21.441.13  
uzupełniona pomiarami SUW wykonanym - marzec 2010 r.

KERG 543-24/2010

Wykonawca: GEDMAX Zbigniew Trojan  
ul. Piłsudskiego 41  
41-200 Sosnowiec  
geomaxtk@poczta.onet.pl  
tel./fax 32 299-56-10

- LEGENDA:**
- sieć elektroenergetyczna
  - sieć telekomunikacyjna
  - sieć gazowa
  - sieć wodociągowa
  - sieć kanalizacyjna
  - sieć ciepłownicza
  - granice działek
  - pkt geodezyjny chroniony
  - - - zakres opracowania

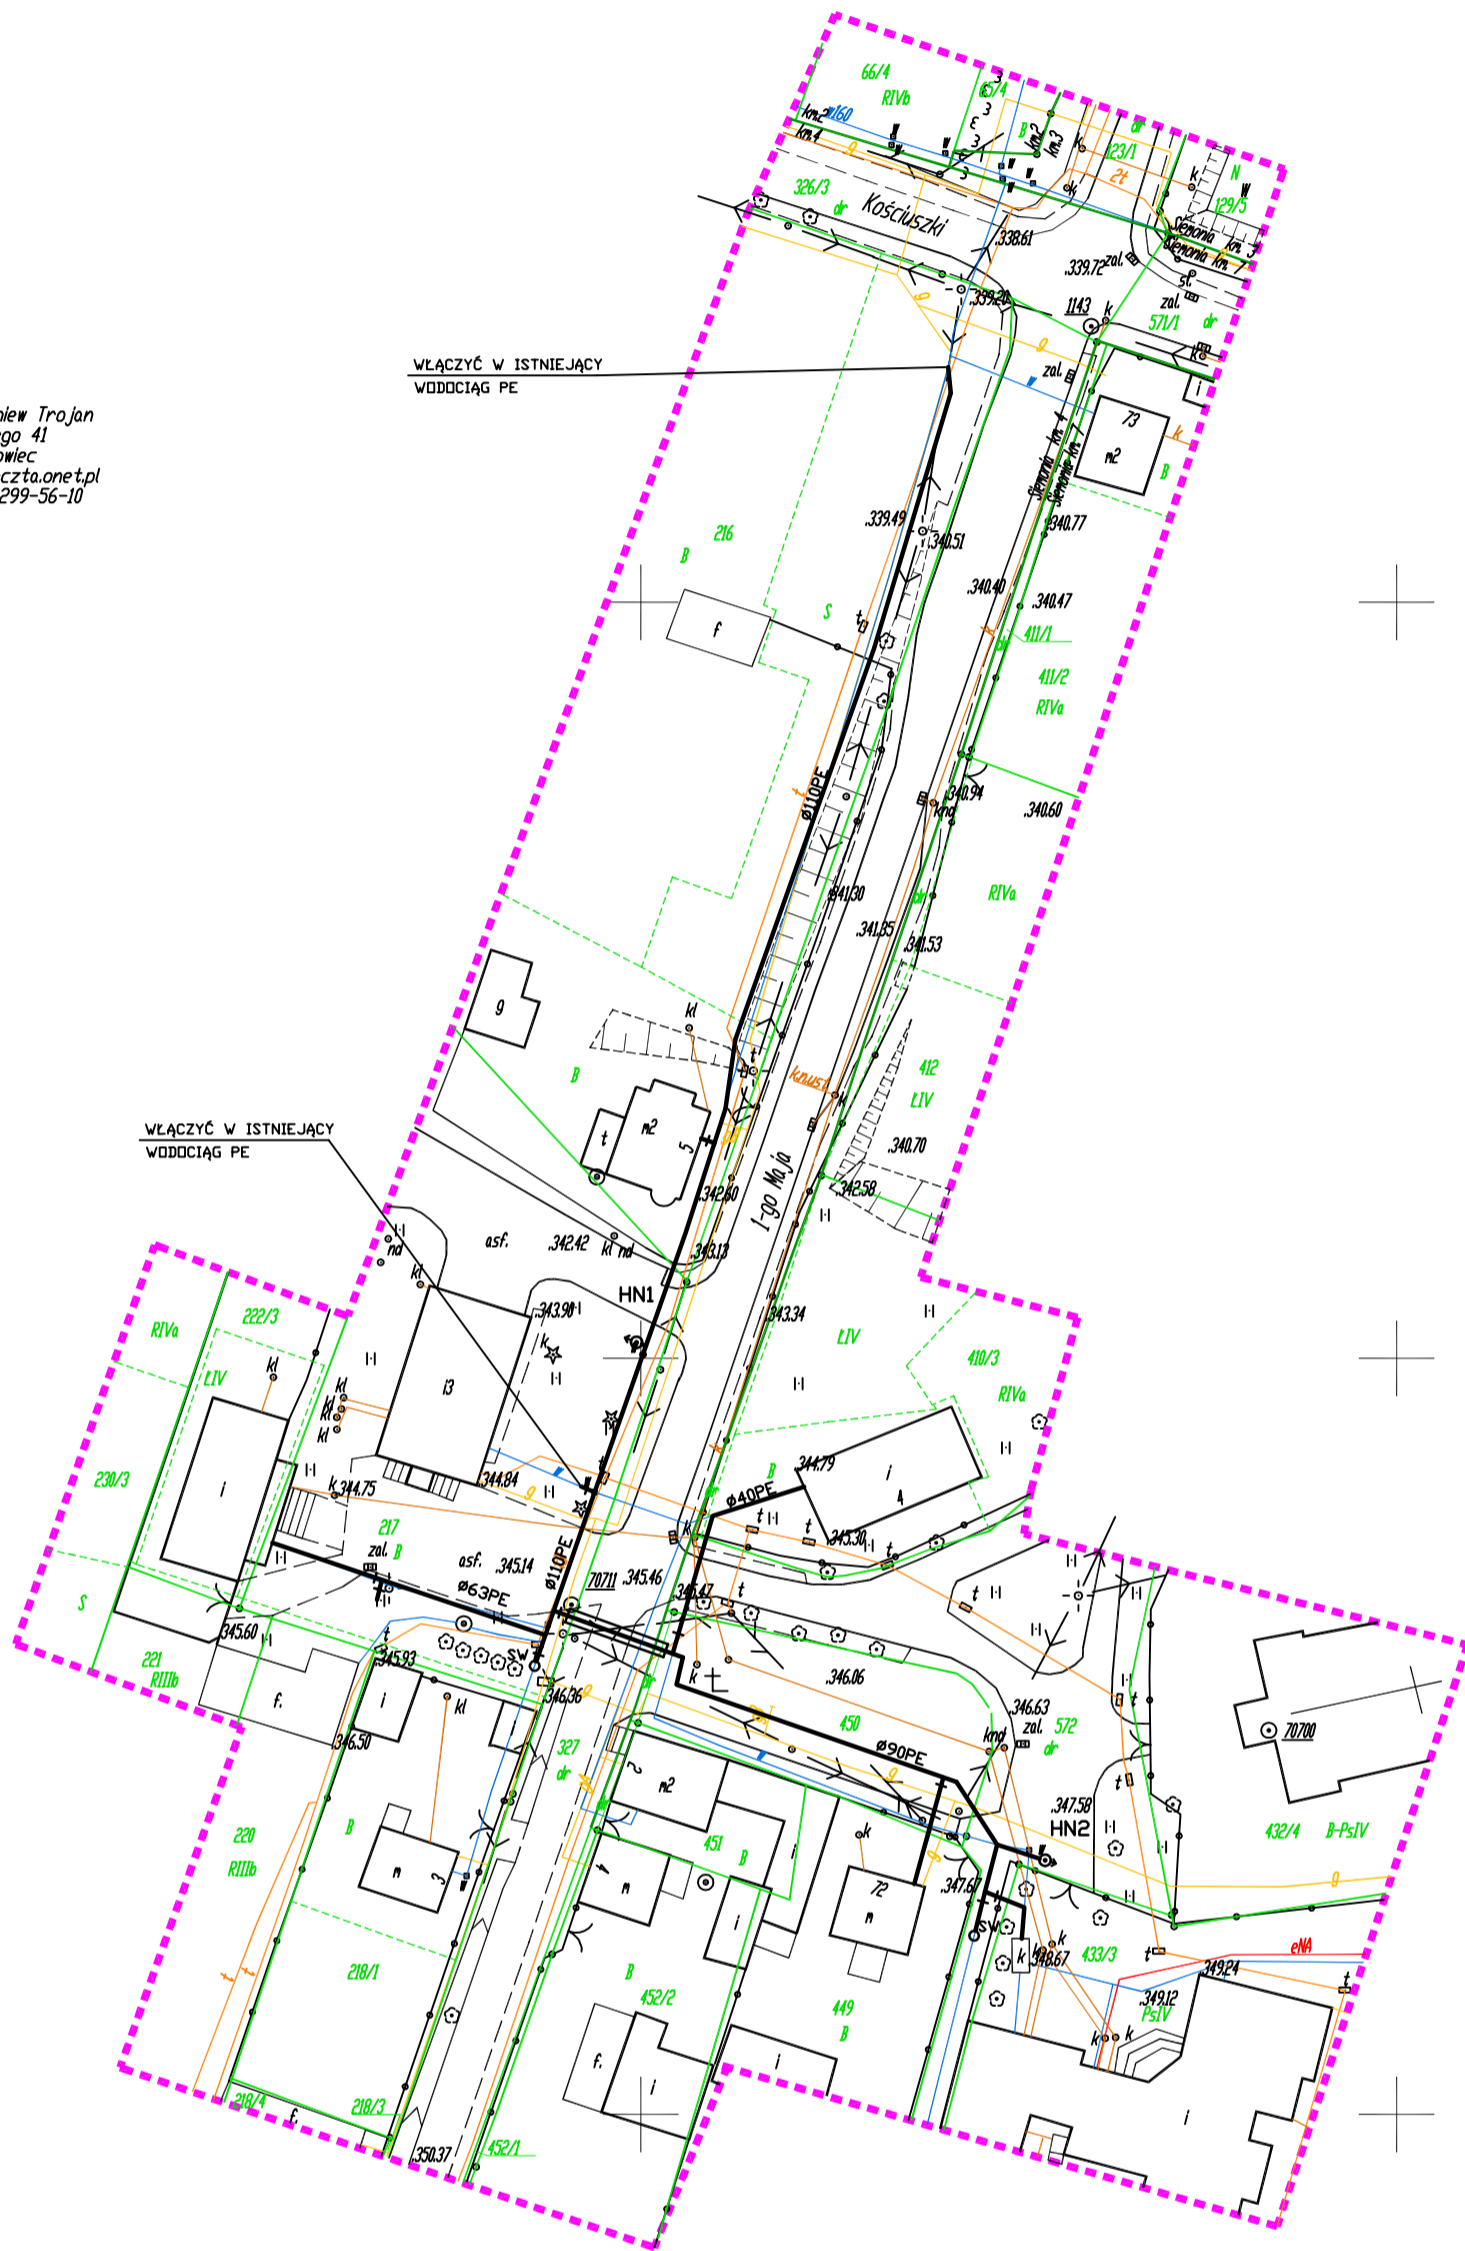

— Projektowany wodociąg PE  
HN  $\phi$  Projektowany hydrant nadziemny

Projektował:	mgr inż. W. Foltman	Podpis:		Upraw. Nr:	SLK/2043/POOS/08	Inwestor:	Gmina Bobrowniki ul. Gminna 8, Bobrowniki	Projekt nr:	17 / 2010	Data:	04.2010
Sprawdził:	mgr inż. P. Zientz	Podpis:		Upraw. Nr:	SLK/1821/POOS/07	"Przebudowa sieci wodociągowej w ulicy 1-go Maja, Siemonia, gmina Bobrowniki" PLAN ZAGOSPODAROWANIA TERENU					
Skala:	1 : 1000	Stadium:	PBW	ZESPÓŁ PROJEKTOWO - REALIZACYJNY "PRO - SAN" s.c. Bytom, ul. Gliwicka 20 tel/fax : 32 - 282 - 27 - 95; 32 - 282 - 29 - 52							