



TABLICE PIĘTROWE "TP-1;2"
ORAZ TABLICE MIESZKANIOWE "TM-1;2"
SKALA 1 : 10

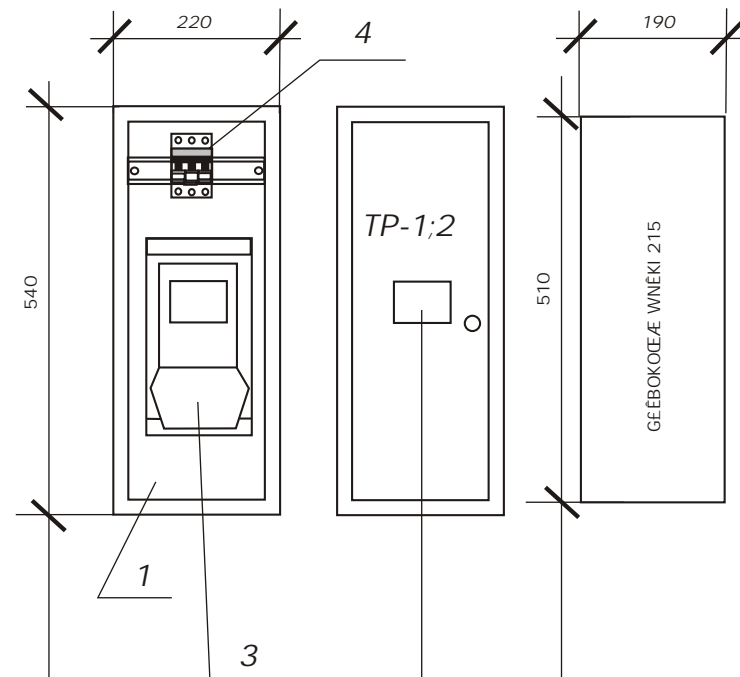

WYCIĄŻ OTWORY DLA ODCZYTU
 LICZNIKÓW I WSTAWIĄ SZYBK

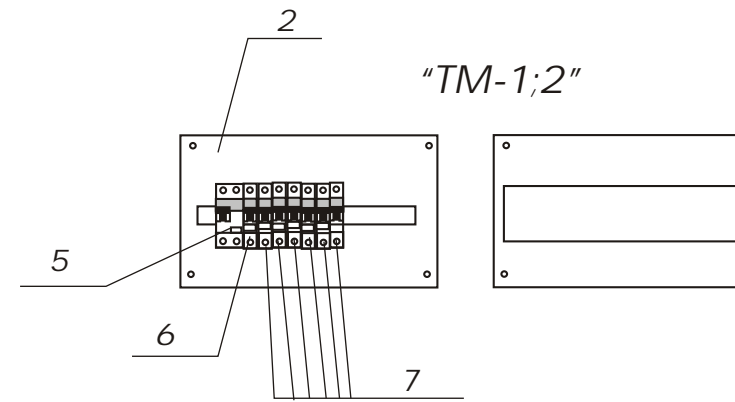

UWAGA :

1. W POSZCZEGÓLNYCH TABLICACH "TP-1;2"
 ZASTOSOWAĆ ZAMKI DOSTĘPNE DLA POSZCZEGÓLNYCH ODBIORCÓW.
2. OSEŁONY ZABEZPIECZEŃ PRZEDLICZNIKOWYCH W POSZCZEGÓLNYCH
 TABLICACH "TP-1;2" PRZYSTOSOWAĆ DO PLOMBOWANIA.

1. ROZDZIELNICA TABLICOWA WNĘKOWA RBP-3 - szt.2
2. ROZDZIELNICA TABLICOWA NAŁĘCIENNA SW-1x12NL - szt.2
3. LICZNIK BEZPOCEREDNI 1-FAZOWY - szt.2
4. ROZŁĄCZNIK BEZPIECZNIKOWY TYPU TYTAN - szt. 2
5. WYŁĄCZNIK RÓŃNICOWO-PRĄDOWY P 302 40A 30 mA - szt.2
6. WYŁĄCZNIK NADMIAROWY S301 B 6A - szt.2
7. WYŁĄCZNIK NADMIAROWY S301 B 16A - szt. 12

BRILLIANT

PRACOWNIA PROJEKTOWA
 41 - 219 SOSNOWIEC UL. KOSZALIŃSKA 2/67

NAZWA INWESTYCJI :
 ADAPTACJA POMIESZCZEŃ W OŚRODKU ZDROWIA W SĄCZOWIE NA LOKALE MIESZKALNE
 WRAZ Z TERMOMODERNIZACJĄ OBIEKTU UL. OGRODOWA 5A.

OBIEKT :
 INSTALACJE ELEKTRYCZNE WEWNĘTRZNE W PROJ. LOKALACH MIESZKALNYCH .

INWESTOR :
 URZĄD GMINY BOBROWNIKI
 UL. GMINNA 8

PROJEKTOWAŁ :	mgr inż. W. Elefarski	BRANŻA :	ELEKTRYCZNA
---------------	-----------------------	----------	-------------

OPRACOWAŁ :	B. SPYRKA	SKALA :	1 : 10
			DATA :
			I KW. 2012 R.

NAZWA RYSUNKU :	NR RYSUNKU :
TABLICE ROZDZIELCZE - APARATURA I WIDOK.	E - 3