

LEGENDA

ELEKTRYKA

L1, L2, L3 - Latarnie parkowe


L4, L5, L6, L7 - Lampy dogruntowe najazdowe

R1, R2 - Projektory oświetleniowe


S-0, S-1, S-2 - Istniejące słupy linii nN przeznaczone do przebudowy

P-0, P-1, P-2 - Projektowane słupy linii nN po przebudowie

ZNAKI DROGOWE

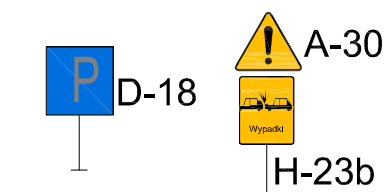

ELEMENTY MAŁEJ ARCHITEKTURY :

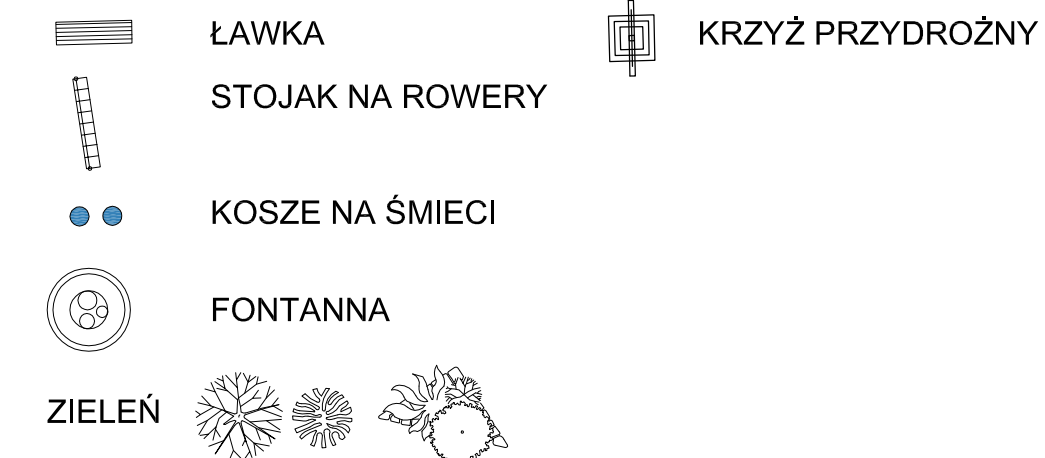

Inwestor GMINA BOBROWNIKI UL. GMINNA 8, 42-583 BOBROWNIKI			
Projektant 		Biuro projektowe SPART S.C. Tomasz Pochylski, Bogusław Czech 41-902 BYTOM; Plac Słowiński 6/3 tel./fax (032) 389 34 92; kom. 501 337 782, 501 337 783 e-mail: spartsc@poczta.fm biuro@spart-architekt.pl	
Tytuł projektu PROJEKT REWITALIZACJI CENTRUM SOŁECTWA SIEMONIA POPRZECZ REMONT PARKINGU, CHODNIKA I OŚWIETLENIA ULICZNEGO			
Lokalizacja inwestycji UL. SZKOLNA, SIEMONIA DZ. NR 450, 572			
Tytuł rysunku PROJEKT ZAGOSPODAROWANIA TERENU - PLANSZA ZBIORCZA			
Projektował mgr inż. arch. Tomasz Pochylski	Nr uprawnień 215/98	Podpis	Skala 1:200
Projektował mgr inż. arch. Bogusław Czech	21/04/ŚLOKK		Nr rysunku A03
Branża ARCHITEKTURA	PRAWA AUTORSKIE ZASTRZEŻONE		
Stadium PROJEKT BUDOWLANY	Data LIPIEC 2012	Rewizja -	