

Godło mapy zasadniczej :521.441.02 , 03, 07, 08,13,
17, 18, 22, 21
Nr mapy numerycznej: 521.441.023 , 024, 033, 071,
074, 081, 083, 131, 133, 172, 173
181, 212, 214, 221,223
Nr mapy ewidencyjnej : 1
3, 8, 9, 11
2, 4, 5, 6, 7
6

Woj: śląskie
Powiat: będziński
Gmina: Bobrowniki

Obręb: Myszkowice
Obręb: Szczyłów
Obręb: Siemonia
Obręb: Dobieszowice

Wrys z mapy zasadniczej

Rogoźnik- Podmlynie- Siemonia- Podsiemonia- Podścżów

Skala 1:1000

Wrys powstał z wektoryzacji map zasadniczych uzupełnionych pomiarem SUW
w ramach KERG 543-93/07 - wrzesień 2007 r.

KERG 543-93/07

arkusz 5/7


Wykonawca:

Geomax Zbigniew Trojan
ul. Piłsudskiego 41
41-200 Sosnowiec
geomaxtk@poczta.onet.pl

Geodeta Uprawniony
mgr inż. ZBIGNIEW TROJA
41-400 MYŚKOWICE
ul. Wielka Szkolna 38/23
tel. 0-602 395-231, zaśw. nr 5202

"G E O M A X"
Trojan Zbigniew
41-200 Sosnowiec, ul. Piłsudskiego 41
NIP 222-006-50-89, tel/fax 299-56-10

Granice działek zostały wniesione
z map ewidencyjnych i numerycznych

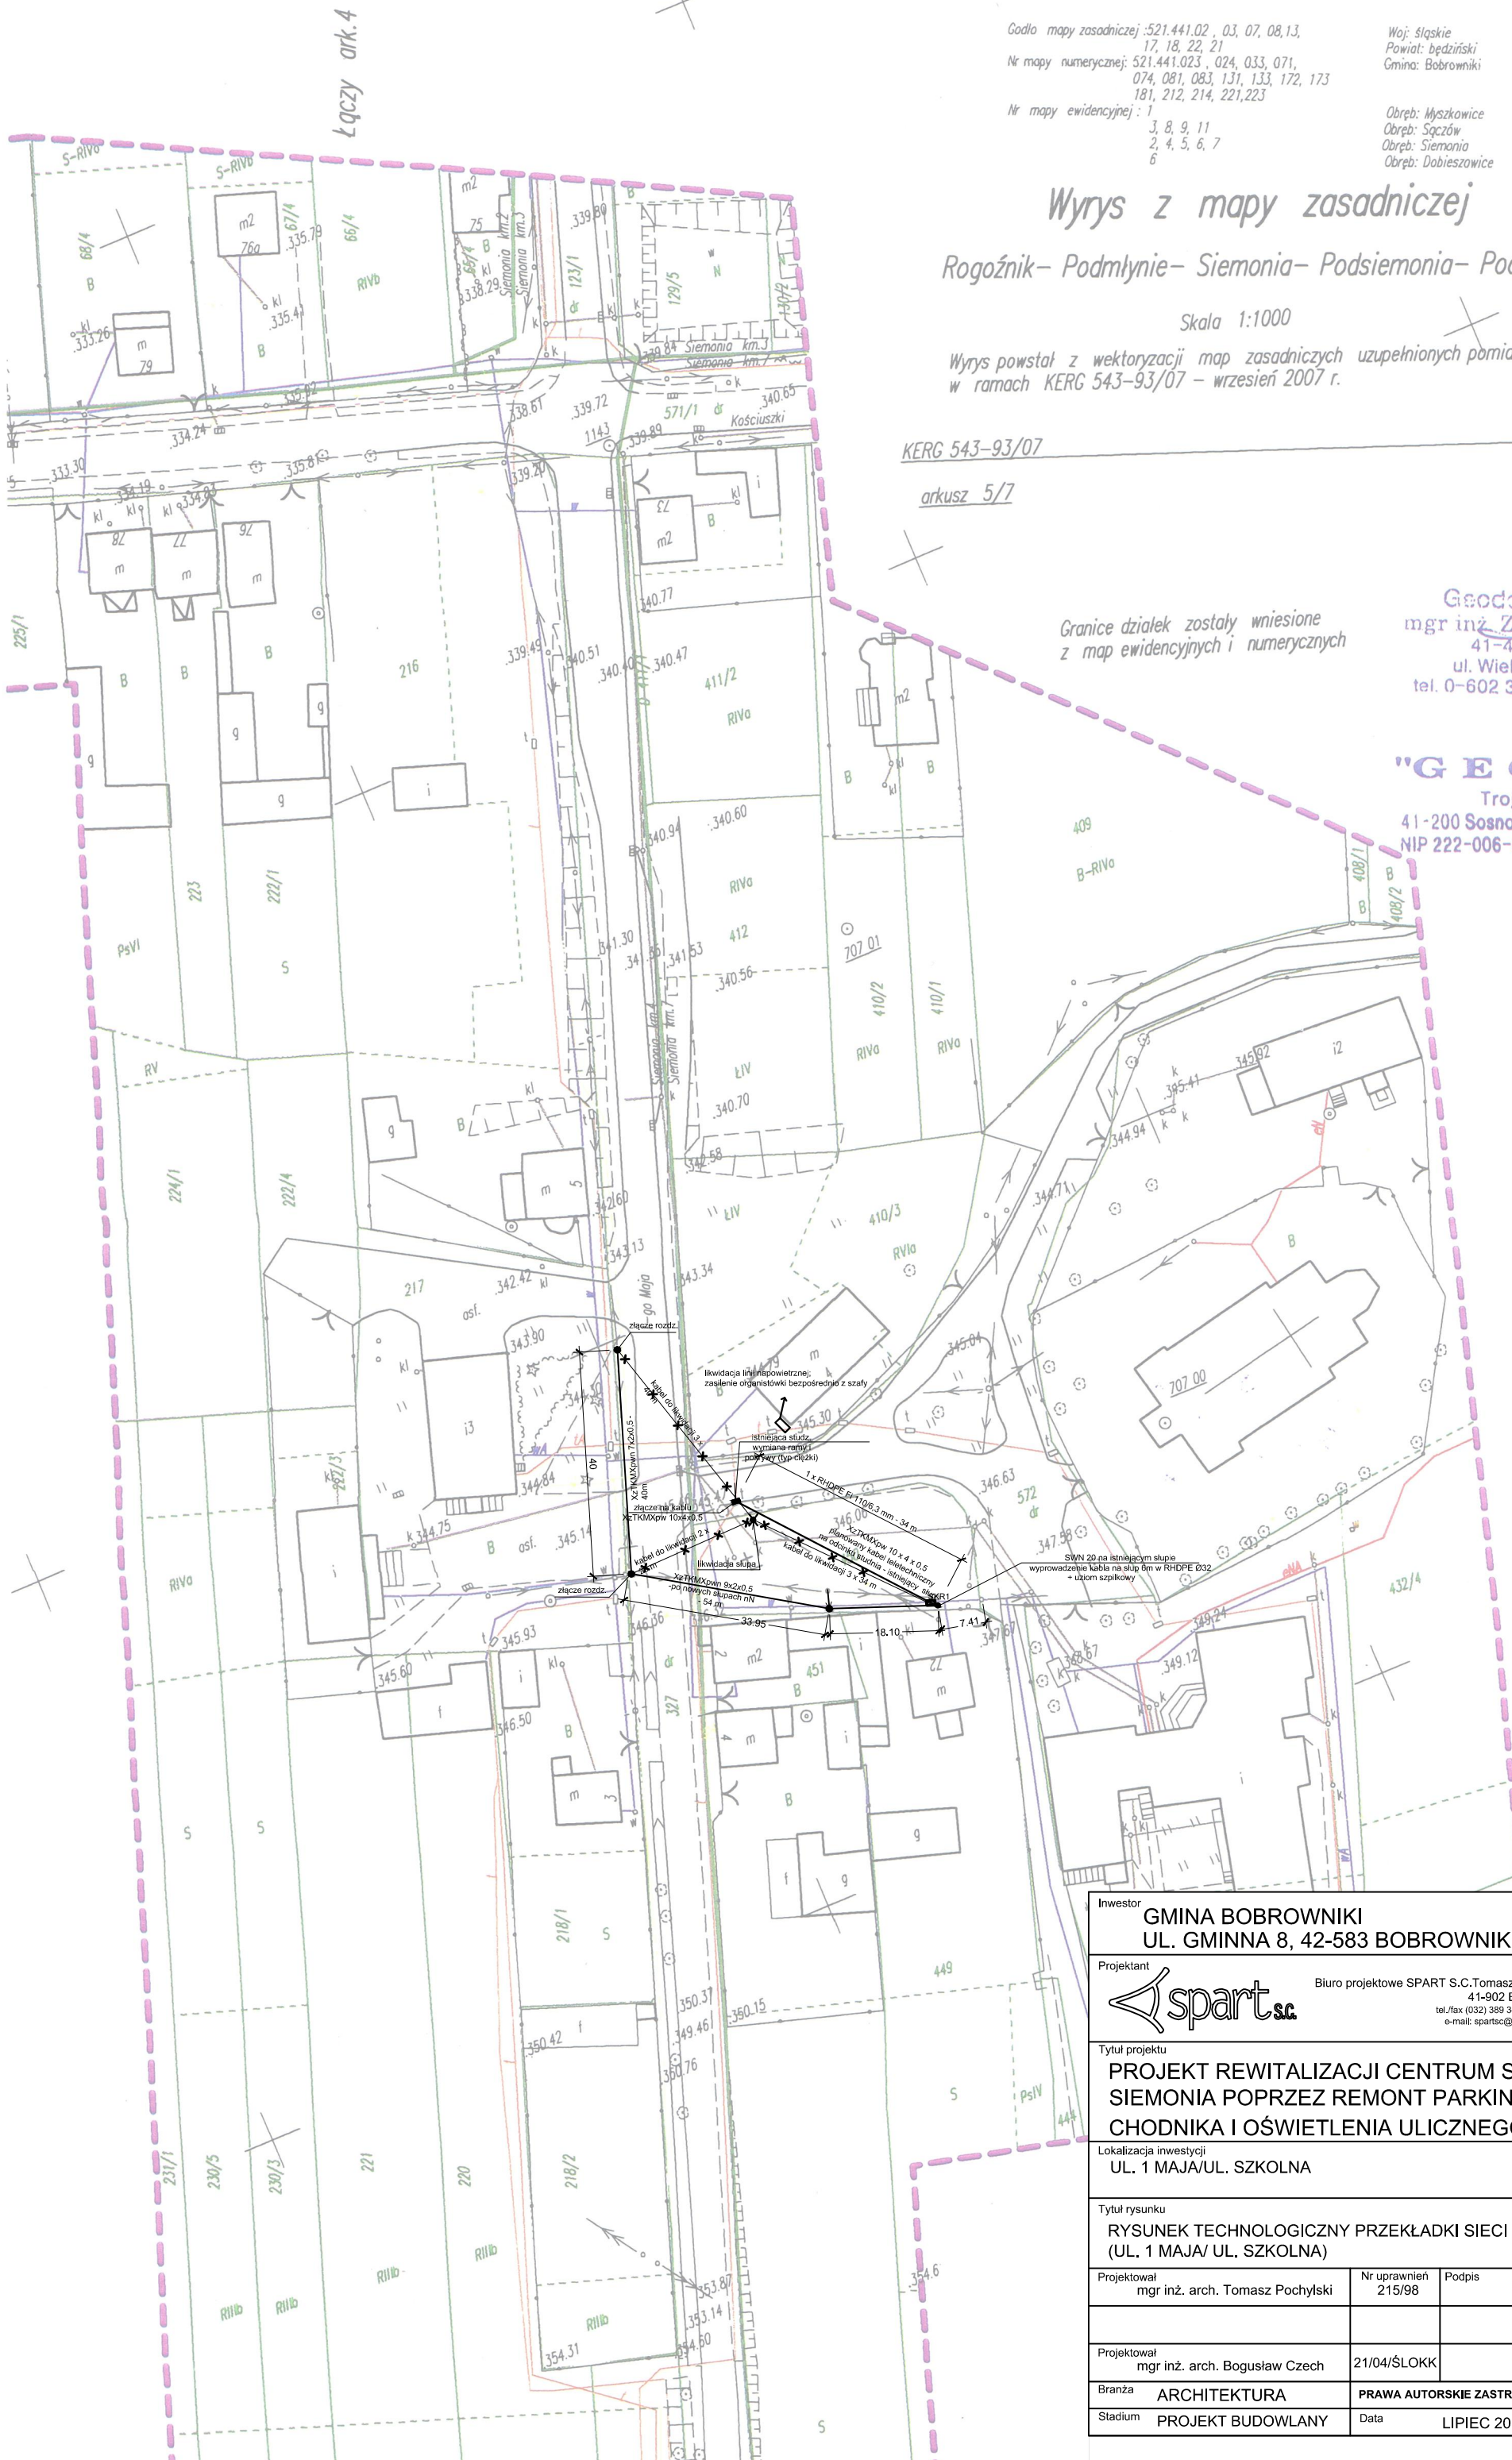

Inwestor GMINA BOBROWNIKI UL. GMINNA 8, 42-583 BOBROWNIKI			
Projektant spart sc		Biuro projektowe SPART S.C. Tomasz Pochylski, Bogusław Czech 41-902 BYTOM; Plac Słowiański 6/3 tel./fax (032) 389 34 92; kom. 501 337 782, 501 337 783 e-mail: spartsc@poczta.fm biuro@spart-architekci.pl	
Tytuł projektu PROJEKT REWITALIZACJI CENTRUM SOŁECTWA SIEMONIA POPRZECZ REMONT PARKINGU, CHODNIKA I OŚWIETLENIA ULICZNEGO			
Lokalizacja inwestycji UL. 1 MAJA/UL. SZKOLNA			
Tytuł rysunku RYSunEK TECHNOLOGICZNY PRZEKŁADKI SIECI TELETECHNICZNEJ (UL. 1 MAJA/ UL. SZKOLNA)			
Projektował mgr inż. arch. Tomasz Pochylski	Nr uprawnień 215/98	Podpis	Skala 1:200
Projektował mgr inż. arch. Bogusław Czech	21/04/SŁOKK		Nr rysunku T01
Branża ARCHITEKTURA	PRAWA AUTORSKIE ZASTRZEŻONE		
Stadium PROJEKT BUDOWLANY	Data LIPIEC 2012	Revizja -	