

X- 884500,00  
Y- 243200,00

Godło mapy zasadniczej: 521.443.024  
521.443.033  
Nr mapy numerycznej: 521.443.024  
521.443.033  
Nr mapy ewidencyjnej: 4

Woj. śląskie  
Powiat: będziński  
Jedn. Ewid.: Bobrowniki  
Dziób: Rogoźnik

Wyrys z mapy zasadniczej

Rogoźnik ul. Źródłana - dz.950/1

Skala 1:500

Wyrys powstał z wektoryzacji mapy zasadniczej 521.443.024, 521.443.033  
uzupełniony pomiarem SUW wykonanym sierpień 2011 r.

KERG 240104\_2-262/11


Wykonawca:

Geomax Trojan Zbigniew  
ul. Piłsudskiego 41  
41-200 Sosnowiec  
e-mail: geomaxtk@poczta.onet.pl

LEGENDA:

- sieć energetyczna
- sieć teletechniczna
- sieć gazowa
- sieć wodociągowa
- sieć kanalizacyjna
- sieć ciepłownicza
- pkt. chroniony geodezyjny
- zakres
- granice działek

Granice działek zostały przeniesione z mapy ewidencyjnej.  
Do celów prawnych konieczne jest wznowienie znaków granicznych,  
lub rozgraniczenie działki.

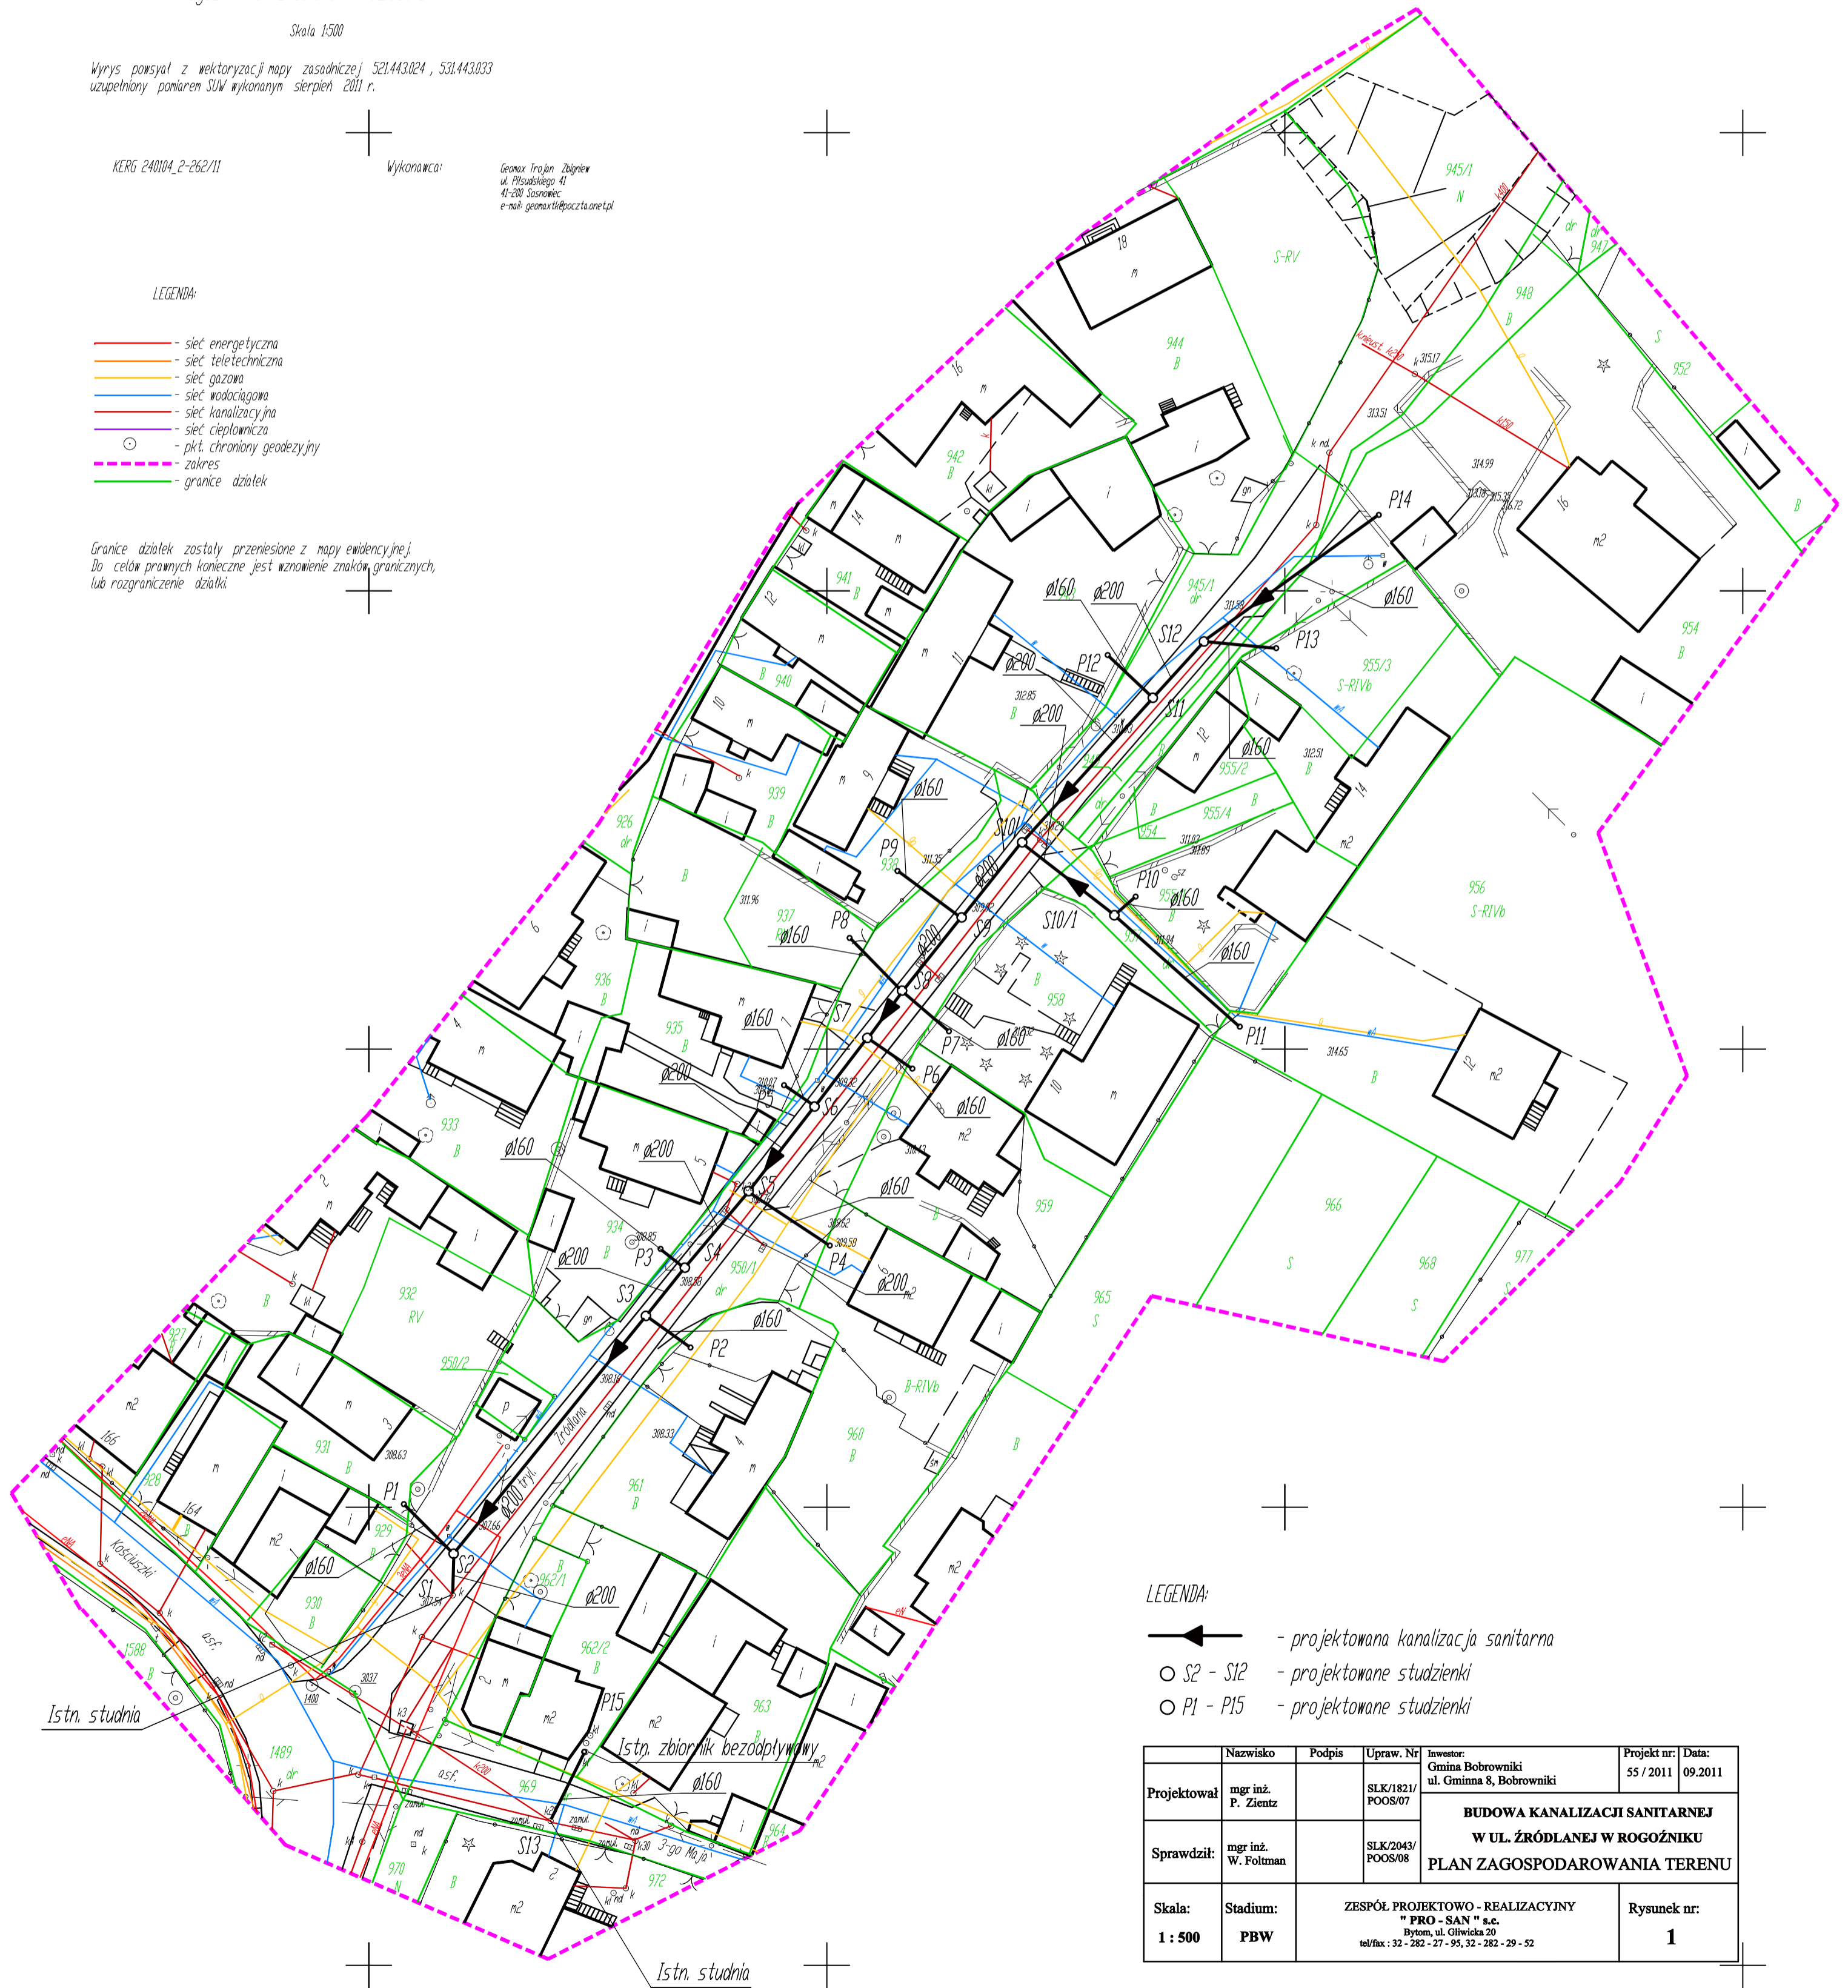

LEGENDA:

- ← - projektowana kanalizacja sanitarna
- S2 - S12 - projektowane studzienki
- P1 - P15 - projektowane studzienki

Projektował:	mgr inż. P. Zientz	Podpis:	Upraw. Nr: SLK/1821/ POOS/07	Investor: Gmina Bobrowniki ul. Gminna 8, Bobrowniki	Projekt nr: 55 / 2011	Data: 09.2011
Sprawdził:	mgr inż. W. Foltman	Podpis:	Upraw. Nr: SLK/2043/ POOS/08	<b>BUDOWA KANALIZACJI SANITARNEJ W UL. ŹRÓDLANEJ W ROGOŹNIKU PLAN ZAGOSPODAROWANIA TERENU</b>		
Skala: 1 : 500	Stadium: PBW	ZESPÓŁ PROJEKTOWO - REALIZACYJNY "PRO - SAN" s.c. Bytom, ul. Gliwicka 20 tel/fax : 32 - 282 - 27 - 95, 32 - 282 - 29 - 52				Rysunek nr: 1