
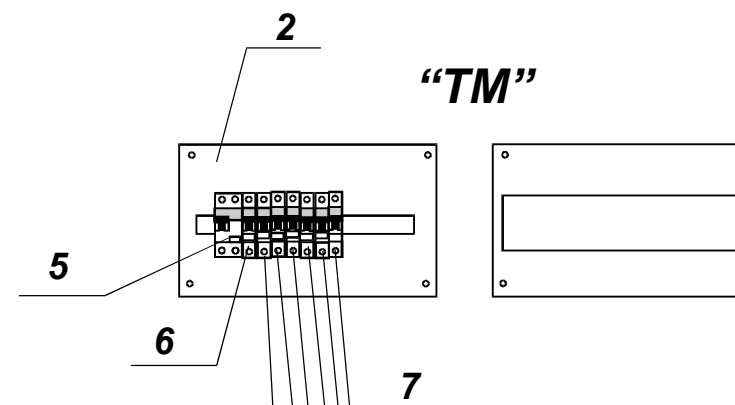


# TABLICA PIĘTROWA "TP" ORAZ TABLICA MIESZKANIOWA "TM" SKALA 1 : 10

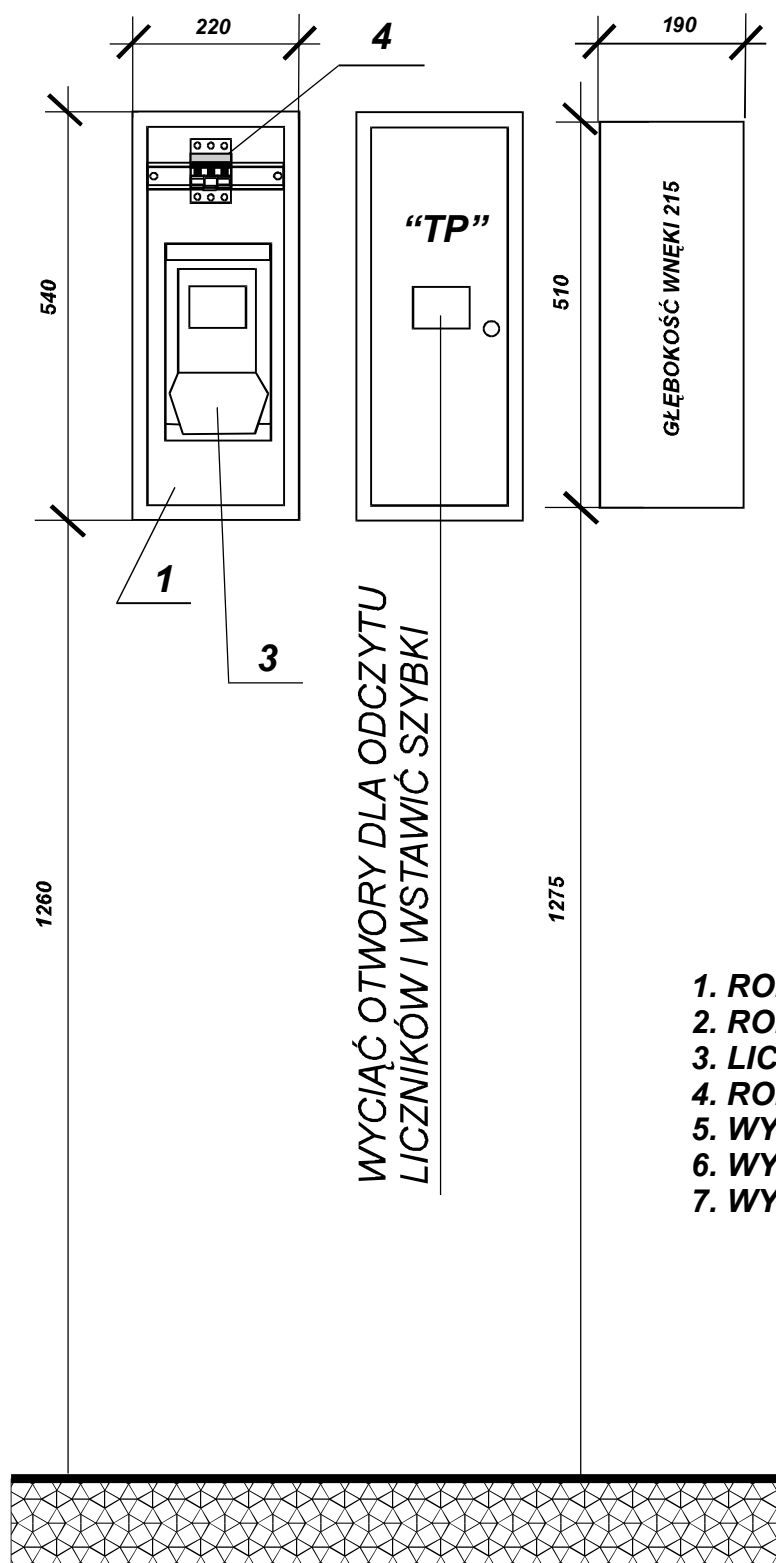

**UWAGA :**

1. W POSZCZEGÓLNYCH TABLICACH "TP" ZASTOSOWAĆ ZAMKI DOSTĘPNE DLA POSZCZEGÓLNYCH ODBIORCÓW.
2. OSŁONY ZABEZPIECZEŃ PRZEDLICZNIKOWYCH W POSZCZEGÓLNYCH TABLICACH "TP" PRZYSTOSOWAĆ DO PLOMBOWANIA.

1. ROZDZIELNICA TABLICOWA WNĘKOWA RBP-3 - szt.1
2. ROZDZIELNICA TABLICOWA NAŚCIENNA SW-1x12NL - szt.1
3. LICZNIK BEZPOŚREDNI 1-FAZOWY - szt.1
4. ROZŁĄCZNIK BEZPIECZNIKOWY TYPU TYTAN - szt. 1
5. WYŁĄCZNIK RÓŻNICOWO-PRĄDOWY P 302 40A 30 mA - szt.1
6. WYŁĄCZNIK NADMIAROWY S301 B 6A - szt.1
7. WYŁĄCZNIK NADMIAROWY S301 B 16A - szt. 6

<b>PRACOWNIA PROJEKTOWA</b> <b>41 - 219 SOSNOWIEC UL. KOSZALIŃSKA 2/67</b>			
NAZWA INWESTYCJI : ADAPTACJA POMIESZCZEŃ W OŚRODKU ZDROWIA W SĄCZOWIE NA LOKAL MIESZKALNY UL. OGRODOWA 5A.			
OBIEKT : INSTALACJE ELEKTRYCZNE WEWNĘTRZNE W PROJ. LOKALU MIESZKALNYM .			
INWESTOR : URZĄD GMINY BOBROWNIKI UL. GMINNA 8			
PROJEKTOWAŁ :	WŁ. KOWALIK	BRANZA : ELEKTRYCZNA	
OPRACOWAŁ :	B. SPYRKA	SKALA : 1 : 10	DATA : II KW. 2013 R.
NAZWA RYSUNKU : <b>TABLICE ROZDZIELCZE - APARATURA I WIDOK.</b>			NR RYSUNKU : <b>E - 3</b>