


LEGENDA:

- LEGENDA:
- PROJEKTOWANY ZBIORNIK BIOLOGICZNEGO OCZYSZCZANIA
 - ISTNIEJĄCY ZBIORNIK BIOLOGICZNEGO OCZYSZCZANIA
 - ŚCIANA OPOROWA
 - WATA ODBIORU OSADU
 - PROJEKTOWANA DROGA ŻWIROWA I SKARPY WOKÓŁ NOWEGO ZBIORNIKA ORAZ PRZEbudowane ISTNIEJĄCE DROGI I SKARPY
 - PROJEKTOWANA ROZbudOWA DRoGI Z BETONOWEJ KOSTKI BRUKOWEJ
 - $\pm 0.00=285.35$ RZĘDNA WYSOKOŚCIIWA GÓRY PROJEKTOWANEGO ZBIORNIKA BIOLOGICZNEGO OCZYSZCZANIA
 - 282.03 RZĘDNE WYSOKOŚCIE WZMIANE
 - 285.00 RZĘDNE WYSOKOŚCIE PROJEKTOWANYCH DRÓG I SKARP
 - GRANICA DZIAŁKI
 - GRANICA KONTURU KLASOuzYTKU
 - ZAKRES OPRACOWANIA
- SIECI ISTNIEJĄCE:
- sieć kanalizacyjna istn.
 - sieć wodociągowa istn.
 - sieć energetyczna istn.
 - sieć technologiczna istn.
- SIECI PROJEKTOWANE:
- sieć kanalizacyjna rozbudowywana lub nowa projektowane studnie kanalizacyjne
 - projektowane latarnie oświetleniowe
 - sieć energetyczna rozbudowywana lub nowa projektowane studnie kablowe

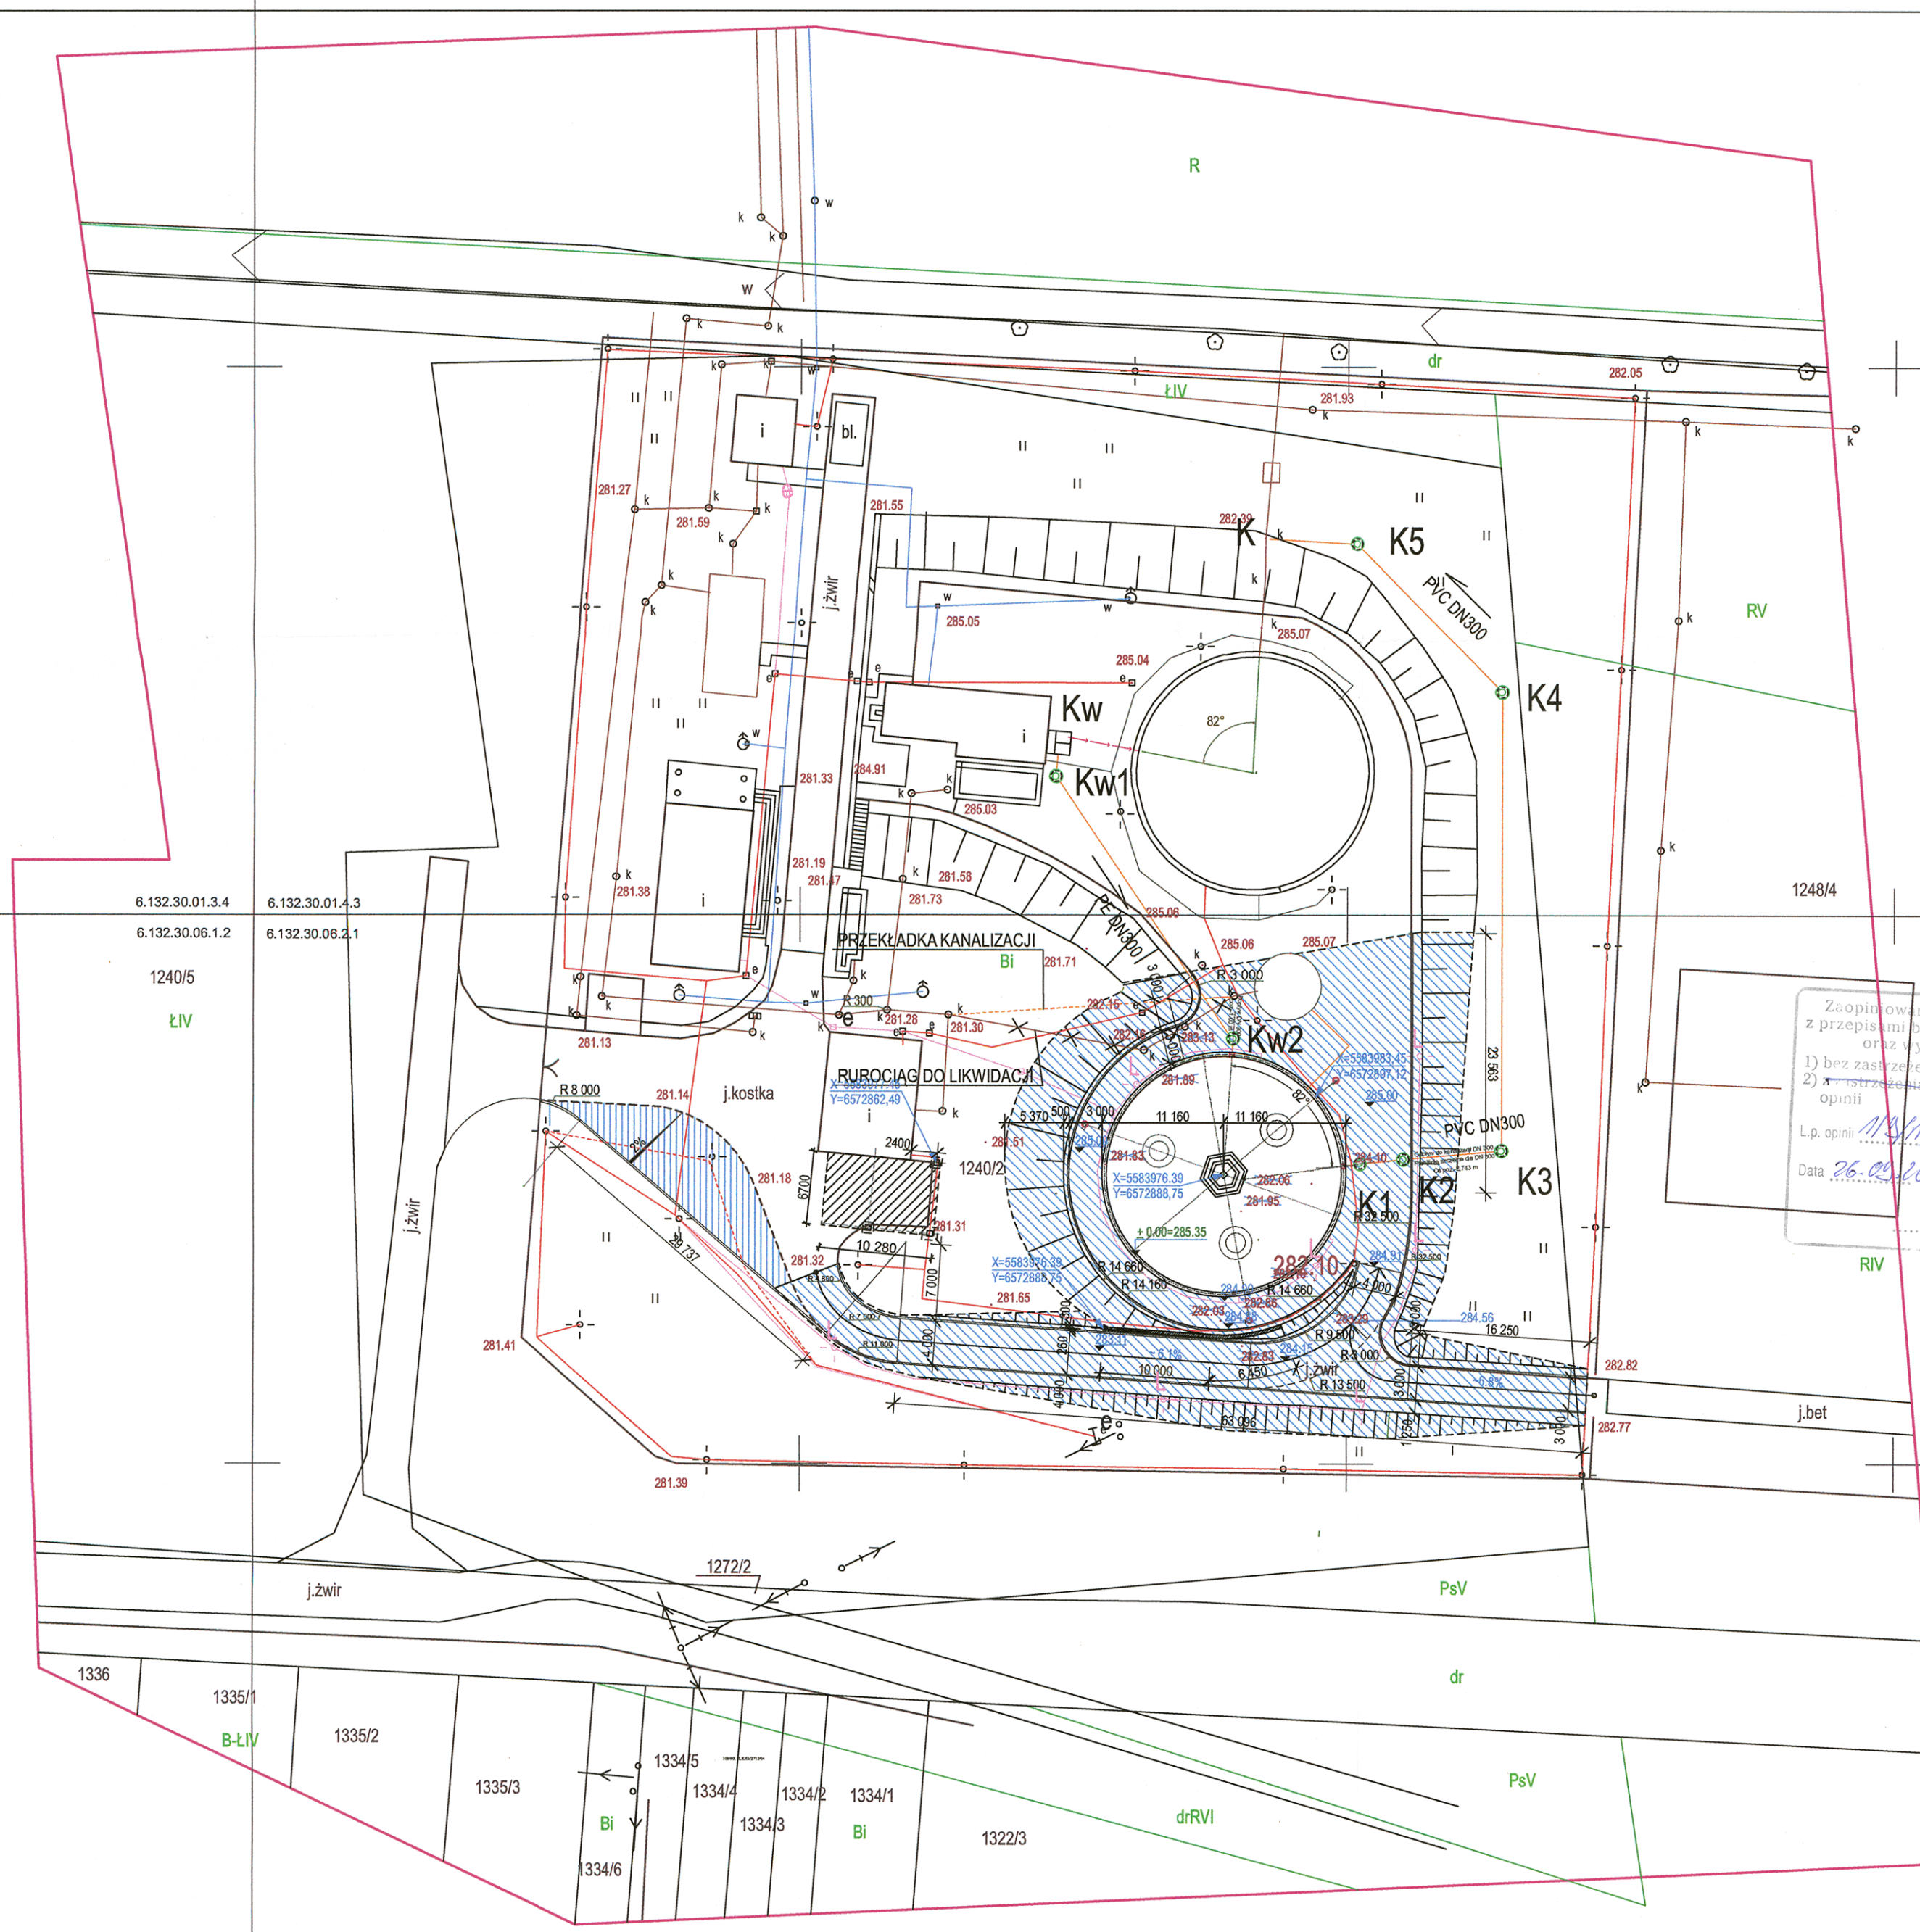

Zaprojektowano pod względem zgodności z przepisami bezpieczeństwa i higieny pracy oraz wymaganiami ergonomii:

- 1) bez zastrzeżeń
- 2) z zastrzeżeniami wymienionymi w załączonej opinii

L.p. opinii: 1/10/13
 Data: 26.09.2013

Mieczysław Siuciak
 Inżynier ds. spraw z zakresu bezpieczeństwa i higieny pracy
 Zam. ul. ... 21
 tel. 2510-941

MAPA DO CELÓW PROJEKTOWYCH		
Oznaczenie kancelaryjne zgłoszenia pracy geodezyjnej		KERG 240104_2-240/2013
Miejscowość	identyfikator	Rogoźnik
Jednostka ewidencyjna	identyfikator	121203_2
	nazwa	Bobrowniki
Obręb ewidencyjny	identyfikator	121203_2.0013
	nazwa	Rogoźnik
Działka	1240/2	
Skala mapy	1:500	
Nazwa układu współrzędnych	prostokątnych płaskich	2000/6
	wysokości	Kronstadt 86
Brak wpisu w KA1B/00028453/5 dotyczących służebności gruntowych obciążających grunty położone w granicach projektowanej inwestycji budowlanej		
Granice przeniesiono z mapy ewidencyjnej, nie spełniają wymaganych standardów dokładnościowych.		

RZECZOZNAWCA DO SPRAW ZABEZPIECZEN PRZECIWPÓDPAZAROWYCH

mgr inż. Marcin Wysocki Nr. ... 505/2009
 Sosnowiec, dnia 27.09.2013
 Zgodność projektu z wymaganiami ochrony przeciwpożarowej stwierdzam
 bez uwag:

ROZbudOWA MECHANICZNO-BIOLOGICZNEJ OCZYSZCZALNI ŚCIEKÓW KOMUNALNYCH W ROGOŹNIKU				Przedsiębiorstwo: Urząd Gminy Bobrowniki	
PROJEKT ZAGOSPODAROWANIA TERENU				Nr projektu: Z-882	
Projektował: A.Nigbor	09.2013	664/86; SL-0774	Nr rysunku: G1-0001	Format: A2	
Sprawił: M. Mizeracki		416/88; SL-0711		Skala: 1:500	Lp. rysunku: 01
BSPiR "ENERGOPROJEKT-KATOWICE" SA					