


# RZUT PIĘTRA

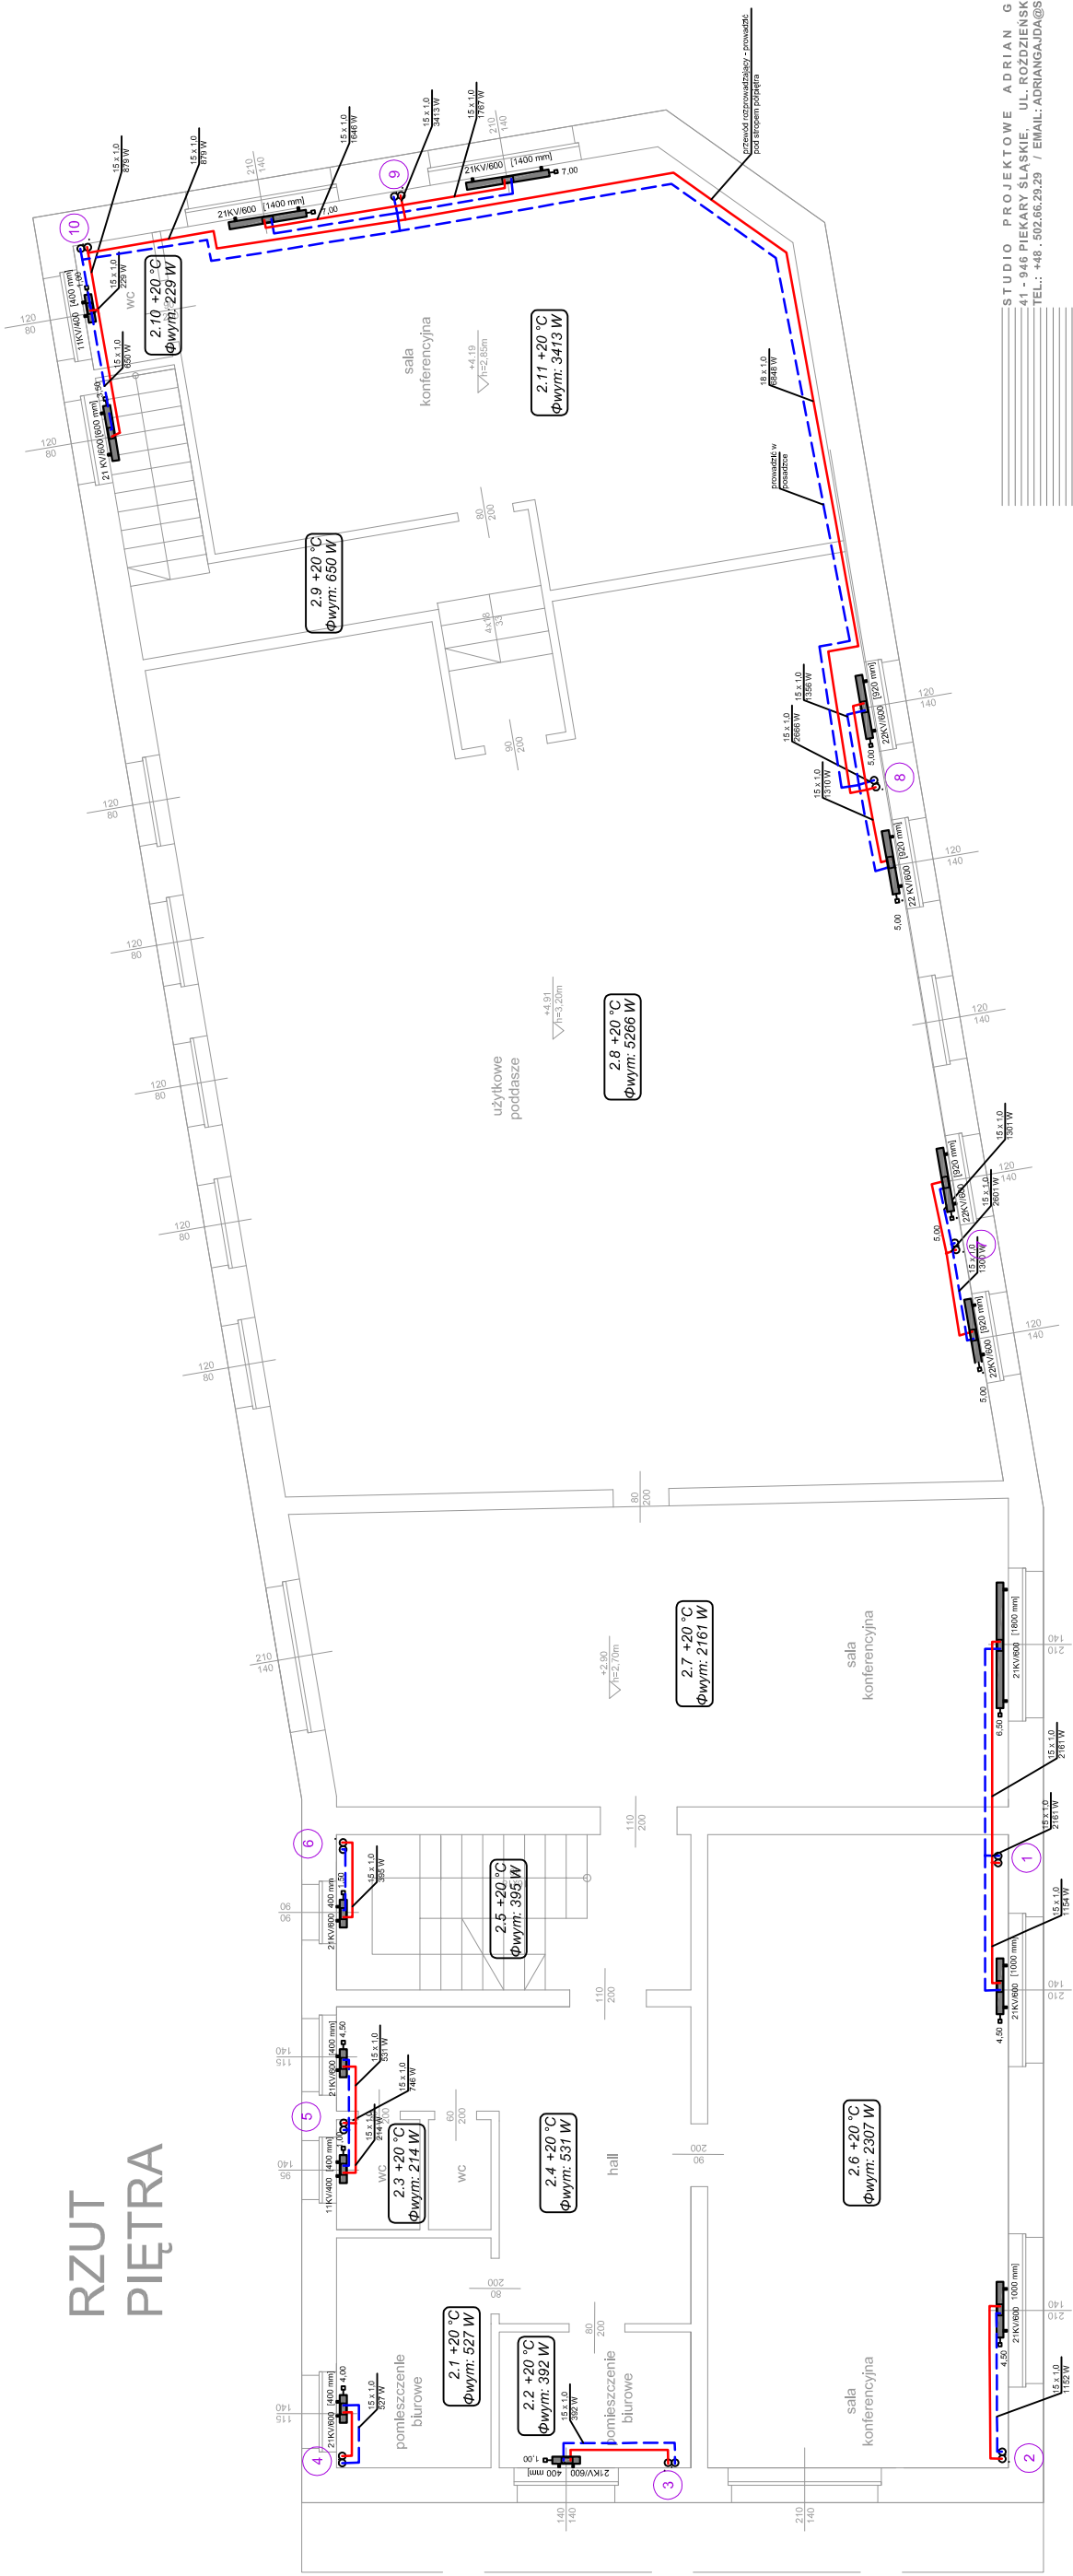

STUDIO PROJEKTOWE ADRIAN GAJDA  
 41 - 946 PIEKARY ŚLĄSKIE, UL. ROZDZIENSKIEGO 2  
 TEL.: +48 . 502.66.29.29 / EMAIL: ADRIANGAJDA@SPAG.PL

PROJEKTOWE  
 ADRIAN GAJDA

## LEGENDA

- przewód zasilający
- przewód powrotny
- grzejnik zintegrowany zasilany od podłogi
- długość grzejnika
- wysokość grzejnika
- rodzaj grzejnika
- nastawa zaworu termostatycznego
- oznaczenie pomieszczenia
- temperatura projektowa pomieszczenia
- obliczeniowe zapotrzebowanie na moc cieplną
- plon instalacji c.o.

Urząd Gminy w Bobrownikach  
 ul. Gminna 8  
 42-583 Bobrowniki

ul. Wolności 26A  
 42-595 Twardowice

ADRES INWESTYCJI / INVESTMENT ADDRESS:

TEMAT / PROJECT:

### TERMOMODERNIZACJA BUDYNKU OSP W TWARDOWICACH

OPRACOWANY PRZY FOMODY PROGRAMU AUTOCAD LT 2013	NR UPRZ. NR EWID.	PODPIS:
PROJEKTOWAŁ: MGR INŻ. WOJCIECH CIEPLIŃSKI	450/02	
SPRAWDZIŁ: MGR INŻ. Janusz Piechowicz	444/02	
FAZA / PHASE: PW	BRANŻA / BRANCH: SANIT.	
SKALA / SCALE: 1:100	DATA / DATE: 2015 Listopad	
TYTUŁ RYSUNKU / DRAWING TITLE		

Rzut piętra – instalacja c.o.

NUMER RYSUNKU / DRAWING NUMBER: CO-04

REWIZJA / REVISION: