


RZUT DACHU

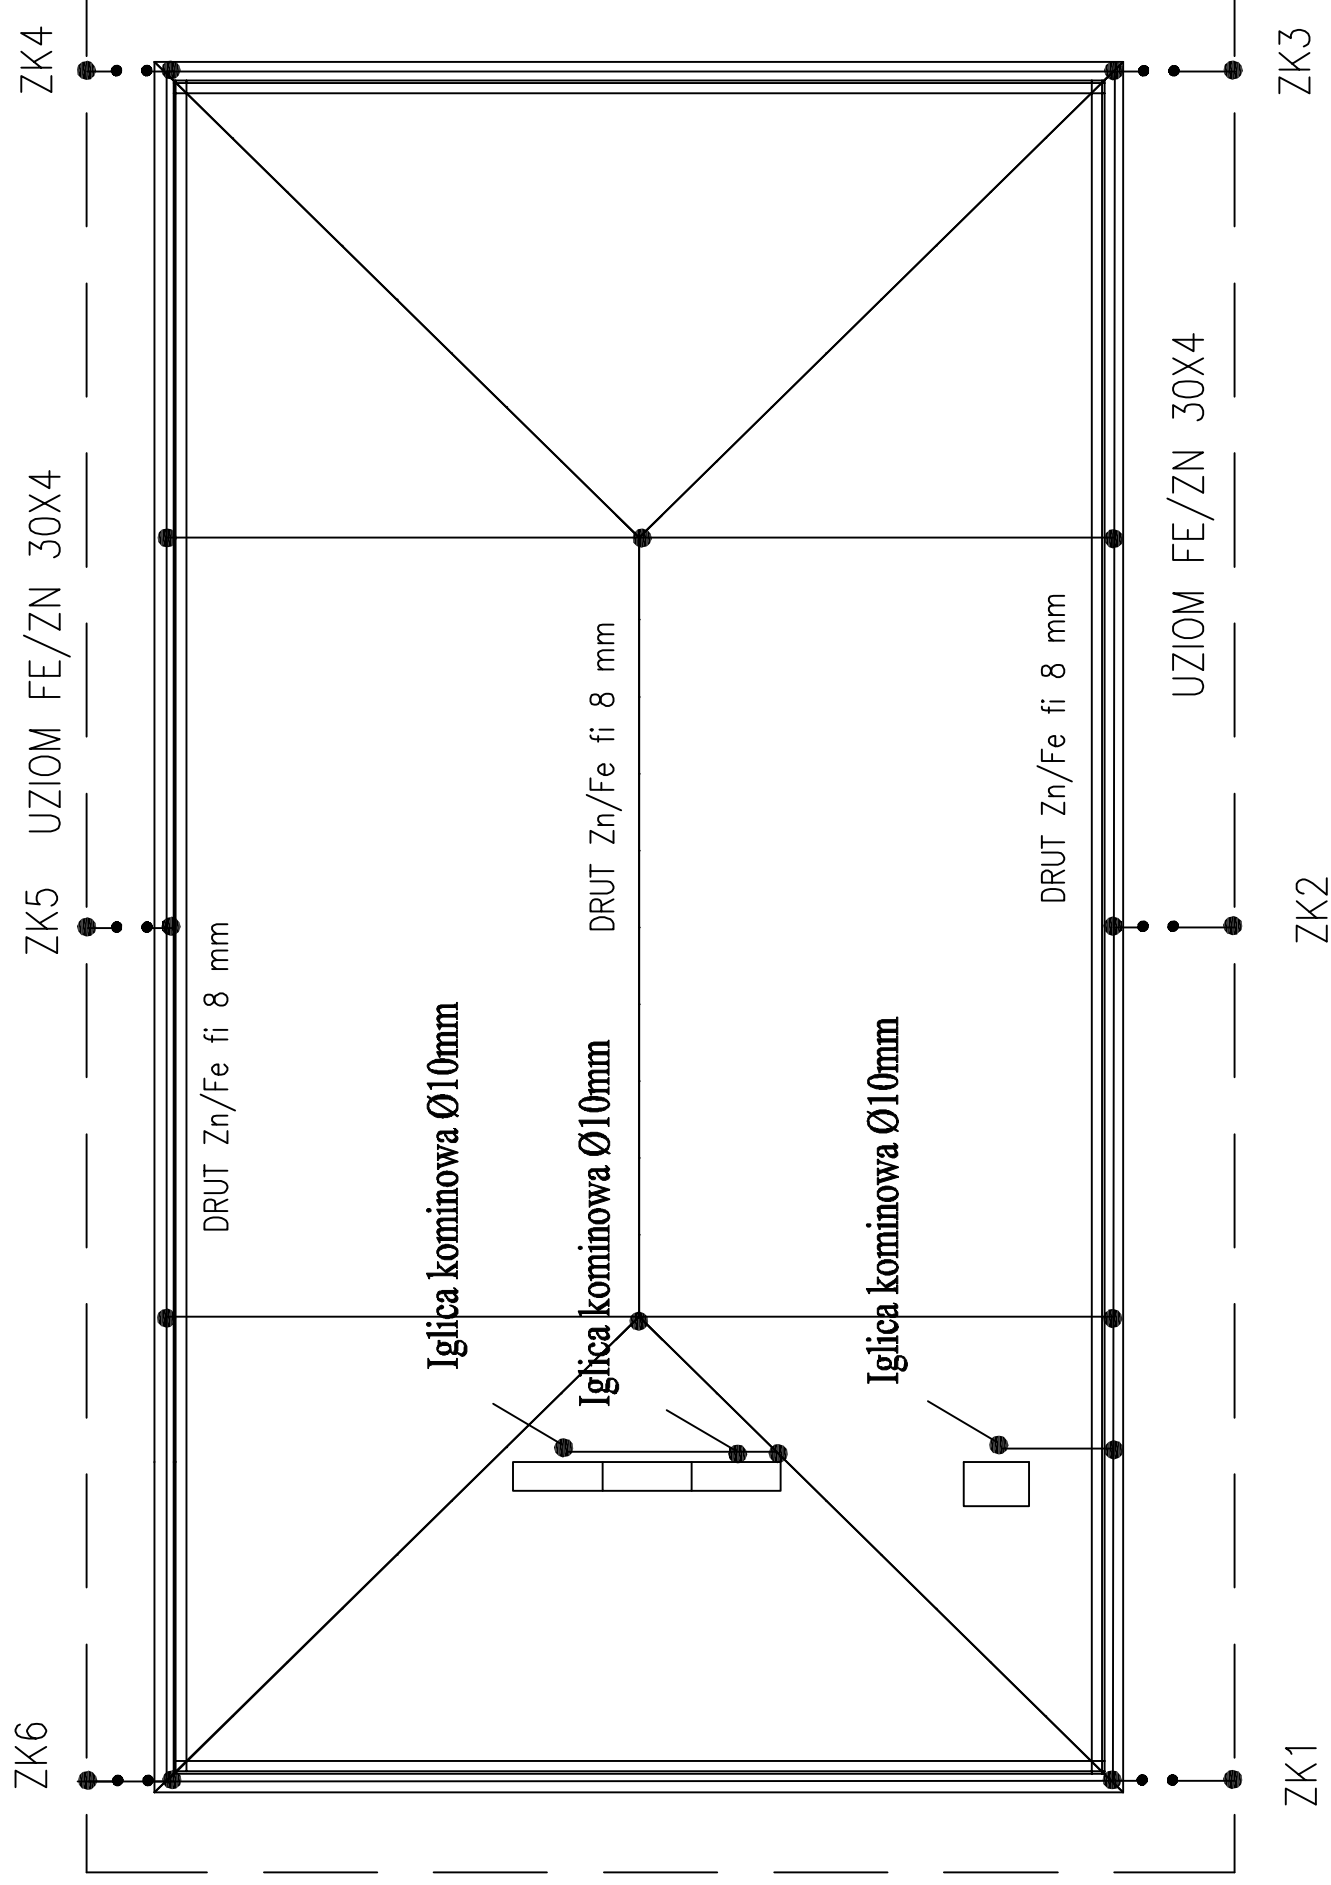

E/1	PLAN INSTALACJI ELEKTRYCZNYCH - RZUT DACHU	BRANŻA ELEKTRYCZNA
FAZA	Projekt budowlano-wykonawczy	
TEMAT	Termomodernizacja budynku	
ADRES	Gminny Ośrodek Kultury w Siemoni, 42-585 Siemonia ul. 1-go Maja 3	
INWESTOR	Urząd Gminy Bobrowniki, 42-583 Bobrowniki ul. Główna 8	
PROJEKTOWAŁ	IMIE I NAZWISKO inż. Krzysztof Domegalla	NR. UPR. 602/87
SPRAWDZIŁ	mgr inż. Włodzisław Fiks	PODPIS 48/90/WŁ
		SKALA 1:100
		DATA 05.2011
MULTISPORT KARINA KOMORNICKA		