


woj.: śląskie
powiat: będziński
jedn.ewiden: 240104_2 Bobrownik
obręb: 0004 Rogoźnik
ulica: Kościuszki

MAPA DO CELÓW PROJEKTOWYCH

Skala opracowania 1:500
Układ współrzędnych płaskich: 2000-6.18
Układ współrzędnych wysokościowych - Kronsztadt 86
Seksja (układ 2000): 6.132.30.01.4.2 ; 6.132.30.02.3.1
Seksja (układ 65): 521.443.024 ; 521.443.0
Działka: 1489 km 7

Mapa powstała na podstawie wektoryzacji
mapy zasadniczej w skali 1:1000
numerycznej mapy ewidencyjnej,
oraz pomiaru uzupełniającego BGP 6640.1929.2015

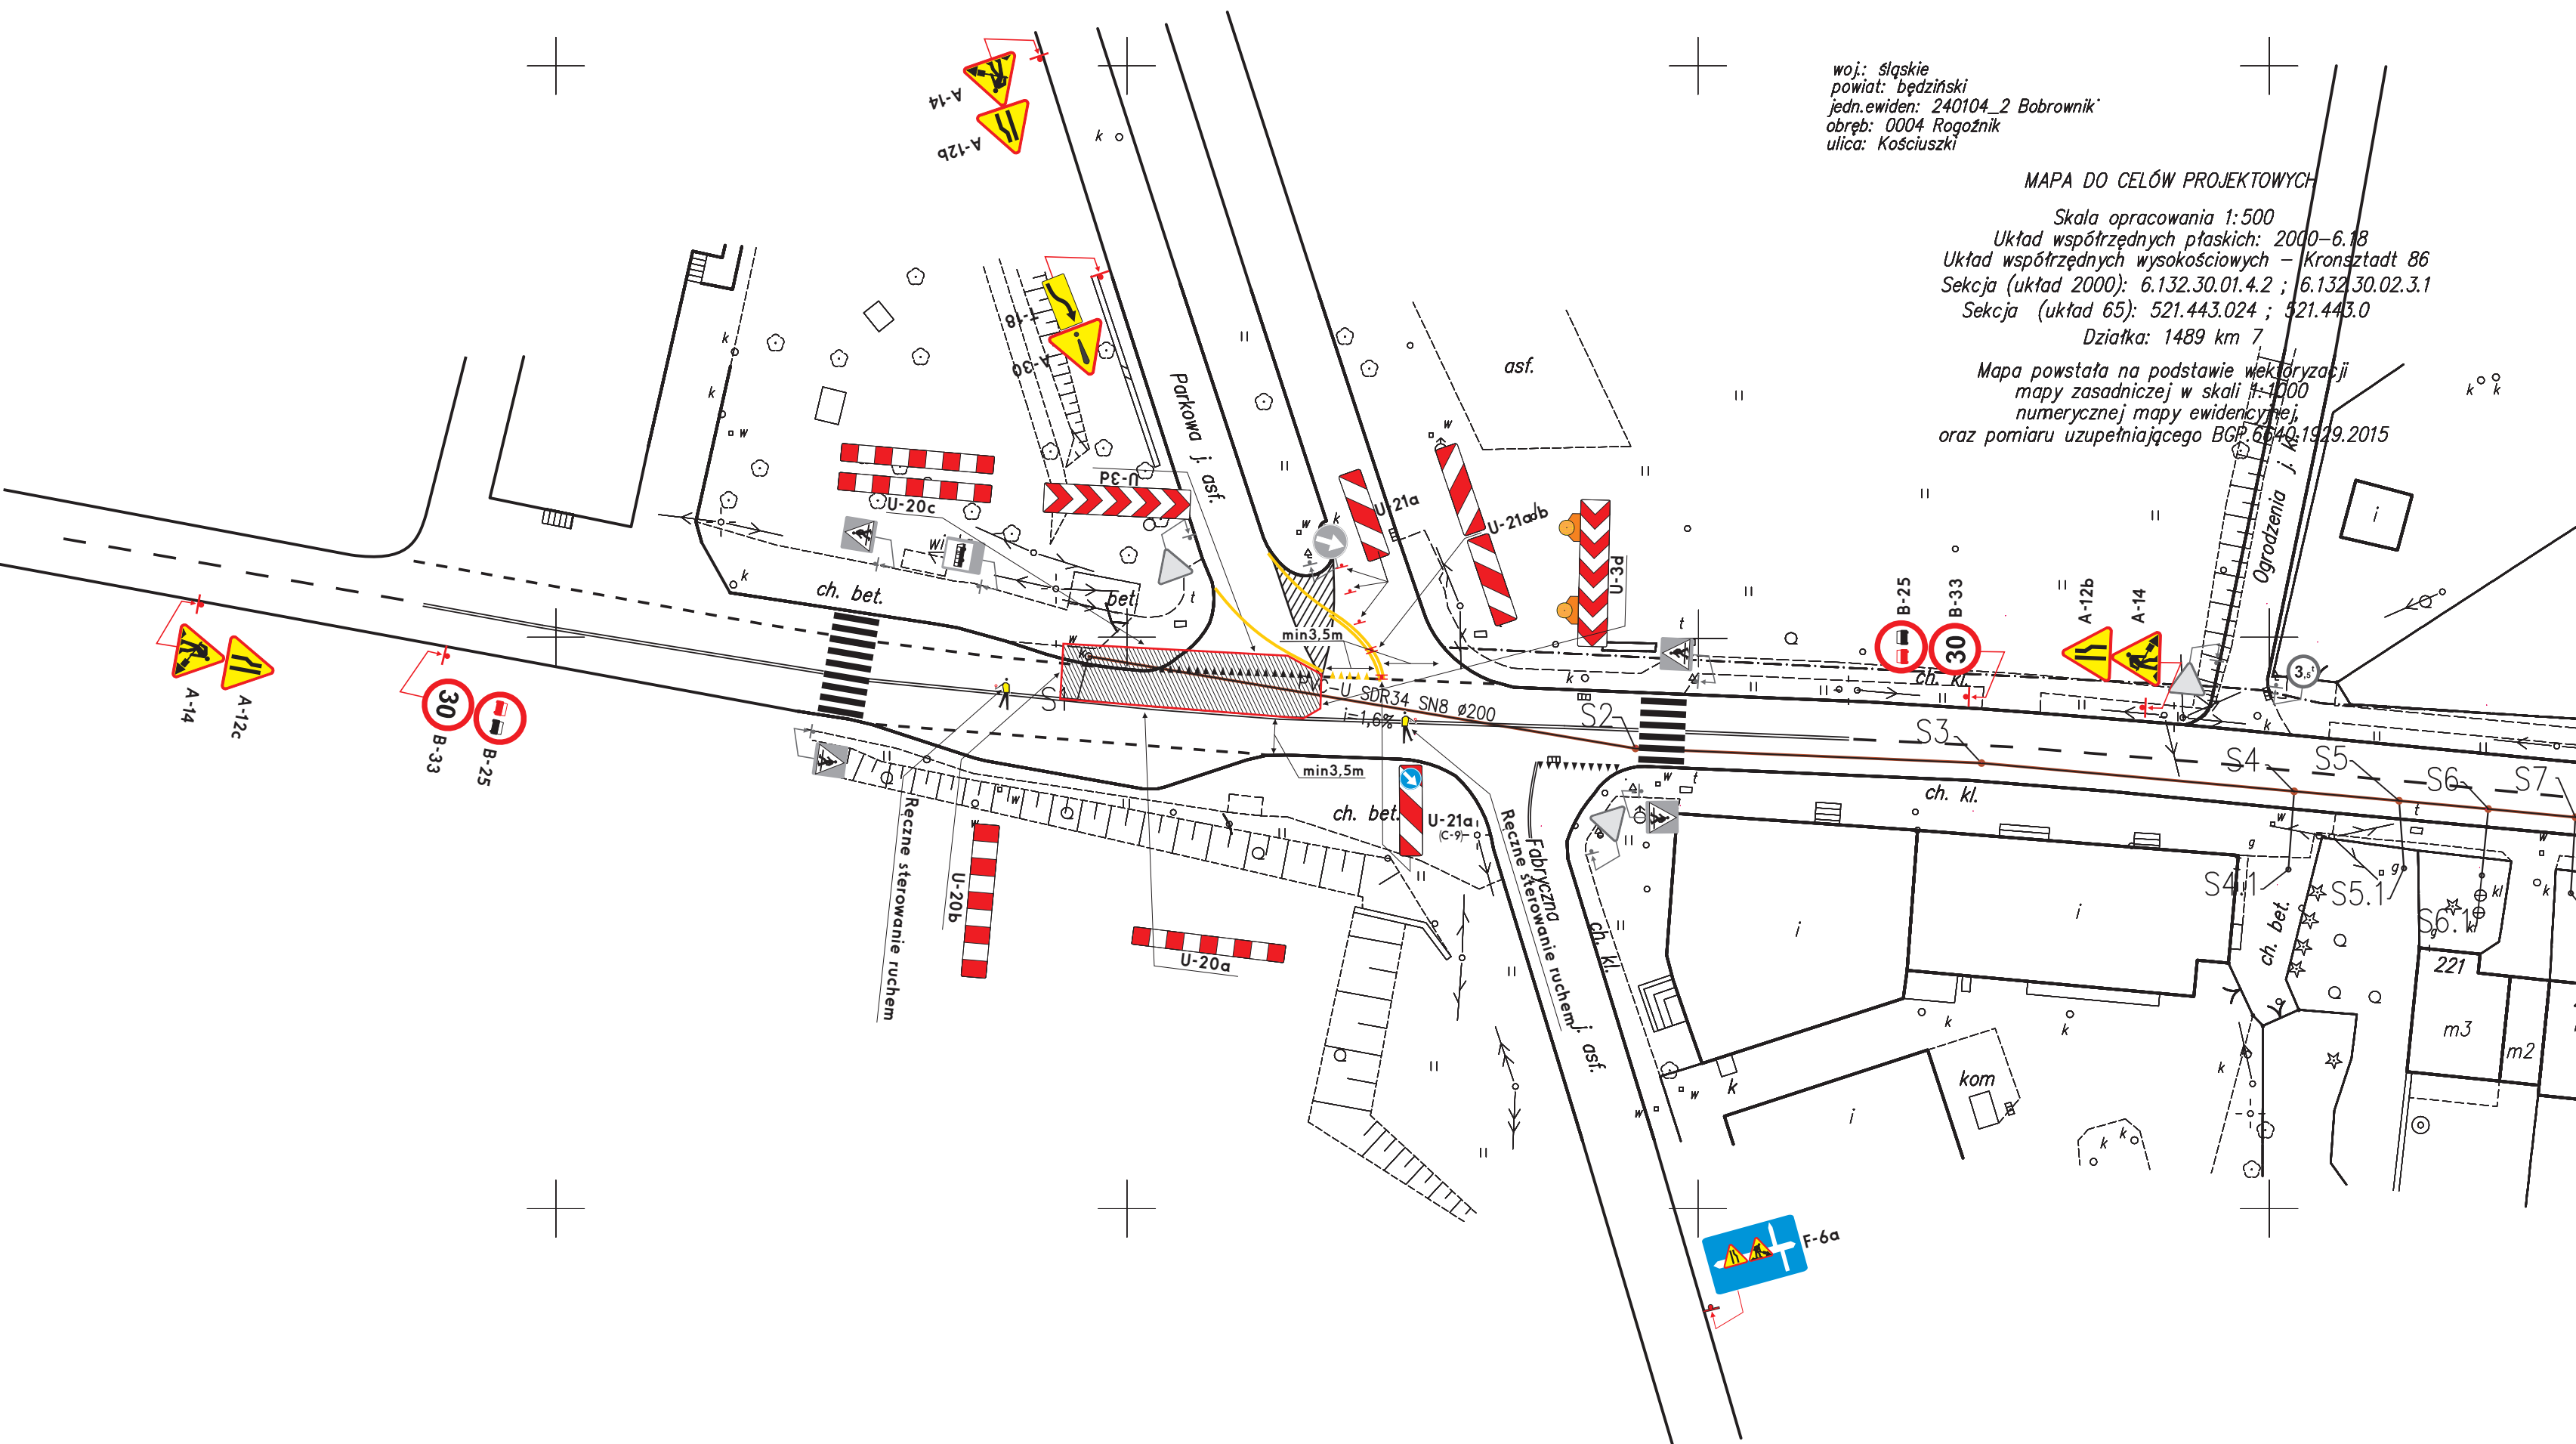

LEGENDA

- OZNAKOWANIE PROJEKTOWANE
- OZNAKOWANIE ISTNIEJĄCE

UZBROJENIE PROJEKTOWANE

- PROJEKTOWANA SIEĆ KANALIZACJI SANITARNEJ

PROJEKTANT: **BWP Sp. z o.o.**
ul. Strzebięszczyńska 248
42-530 Dąbrowa Górnicza
tel. 032 260 17 19
tel. 662 135 701
tel. 661 134 997
www.e-bwp.pl
email: projekty@e-bwp.pl

INWESTOR: **Gmina Bobrowniki**
ul. Gminna 8
42-583 Bobrowniki

ZADANIE: **Budowa kanalizacji sanitarnej ul. Kościuszki w Rogoźniku**

TEMA:	Projekt czasowej zmiany organizacji ruchu w ciągu ul. Kościuszki w Rogoźniku	FAZA: PBW	SKALA: 1:500
DATA:	12-2015		
NAZWA RYSUNKU:	Plan zagospodarowania terenu	BRANŻA:	S
PROJEKTANT:	IMIE NAZWISKO	NR UPRAW.	PODPIS
ZESPÓŁ PROJEKTOWY:	mgr inż. Krzysztof ADAMCZYK	SLX/3063/10	WOD-KAN-GAZ-CO
SPRAWDZIŁ:	mgr inż. Lucyna ADAMCZYK	SLX/2843/09	WOD-KAN-GAZ-CO

NINIEJSZY PROJEKT CHRONIONY JEST PRAWEM AUTORSKIM.
RYSUNEK ANI ŻADEN JEGO FRAGMENT NIE MOGA BYĆ REPRODUKOWANE, POWIELANE LUB WYKORZYSTYWANE DO INNYCH CELÓW BEZ PISEMNEJ ZGODY PRACOWNI.

NR RYS: 02